


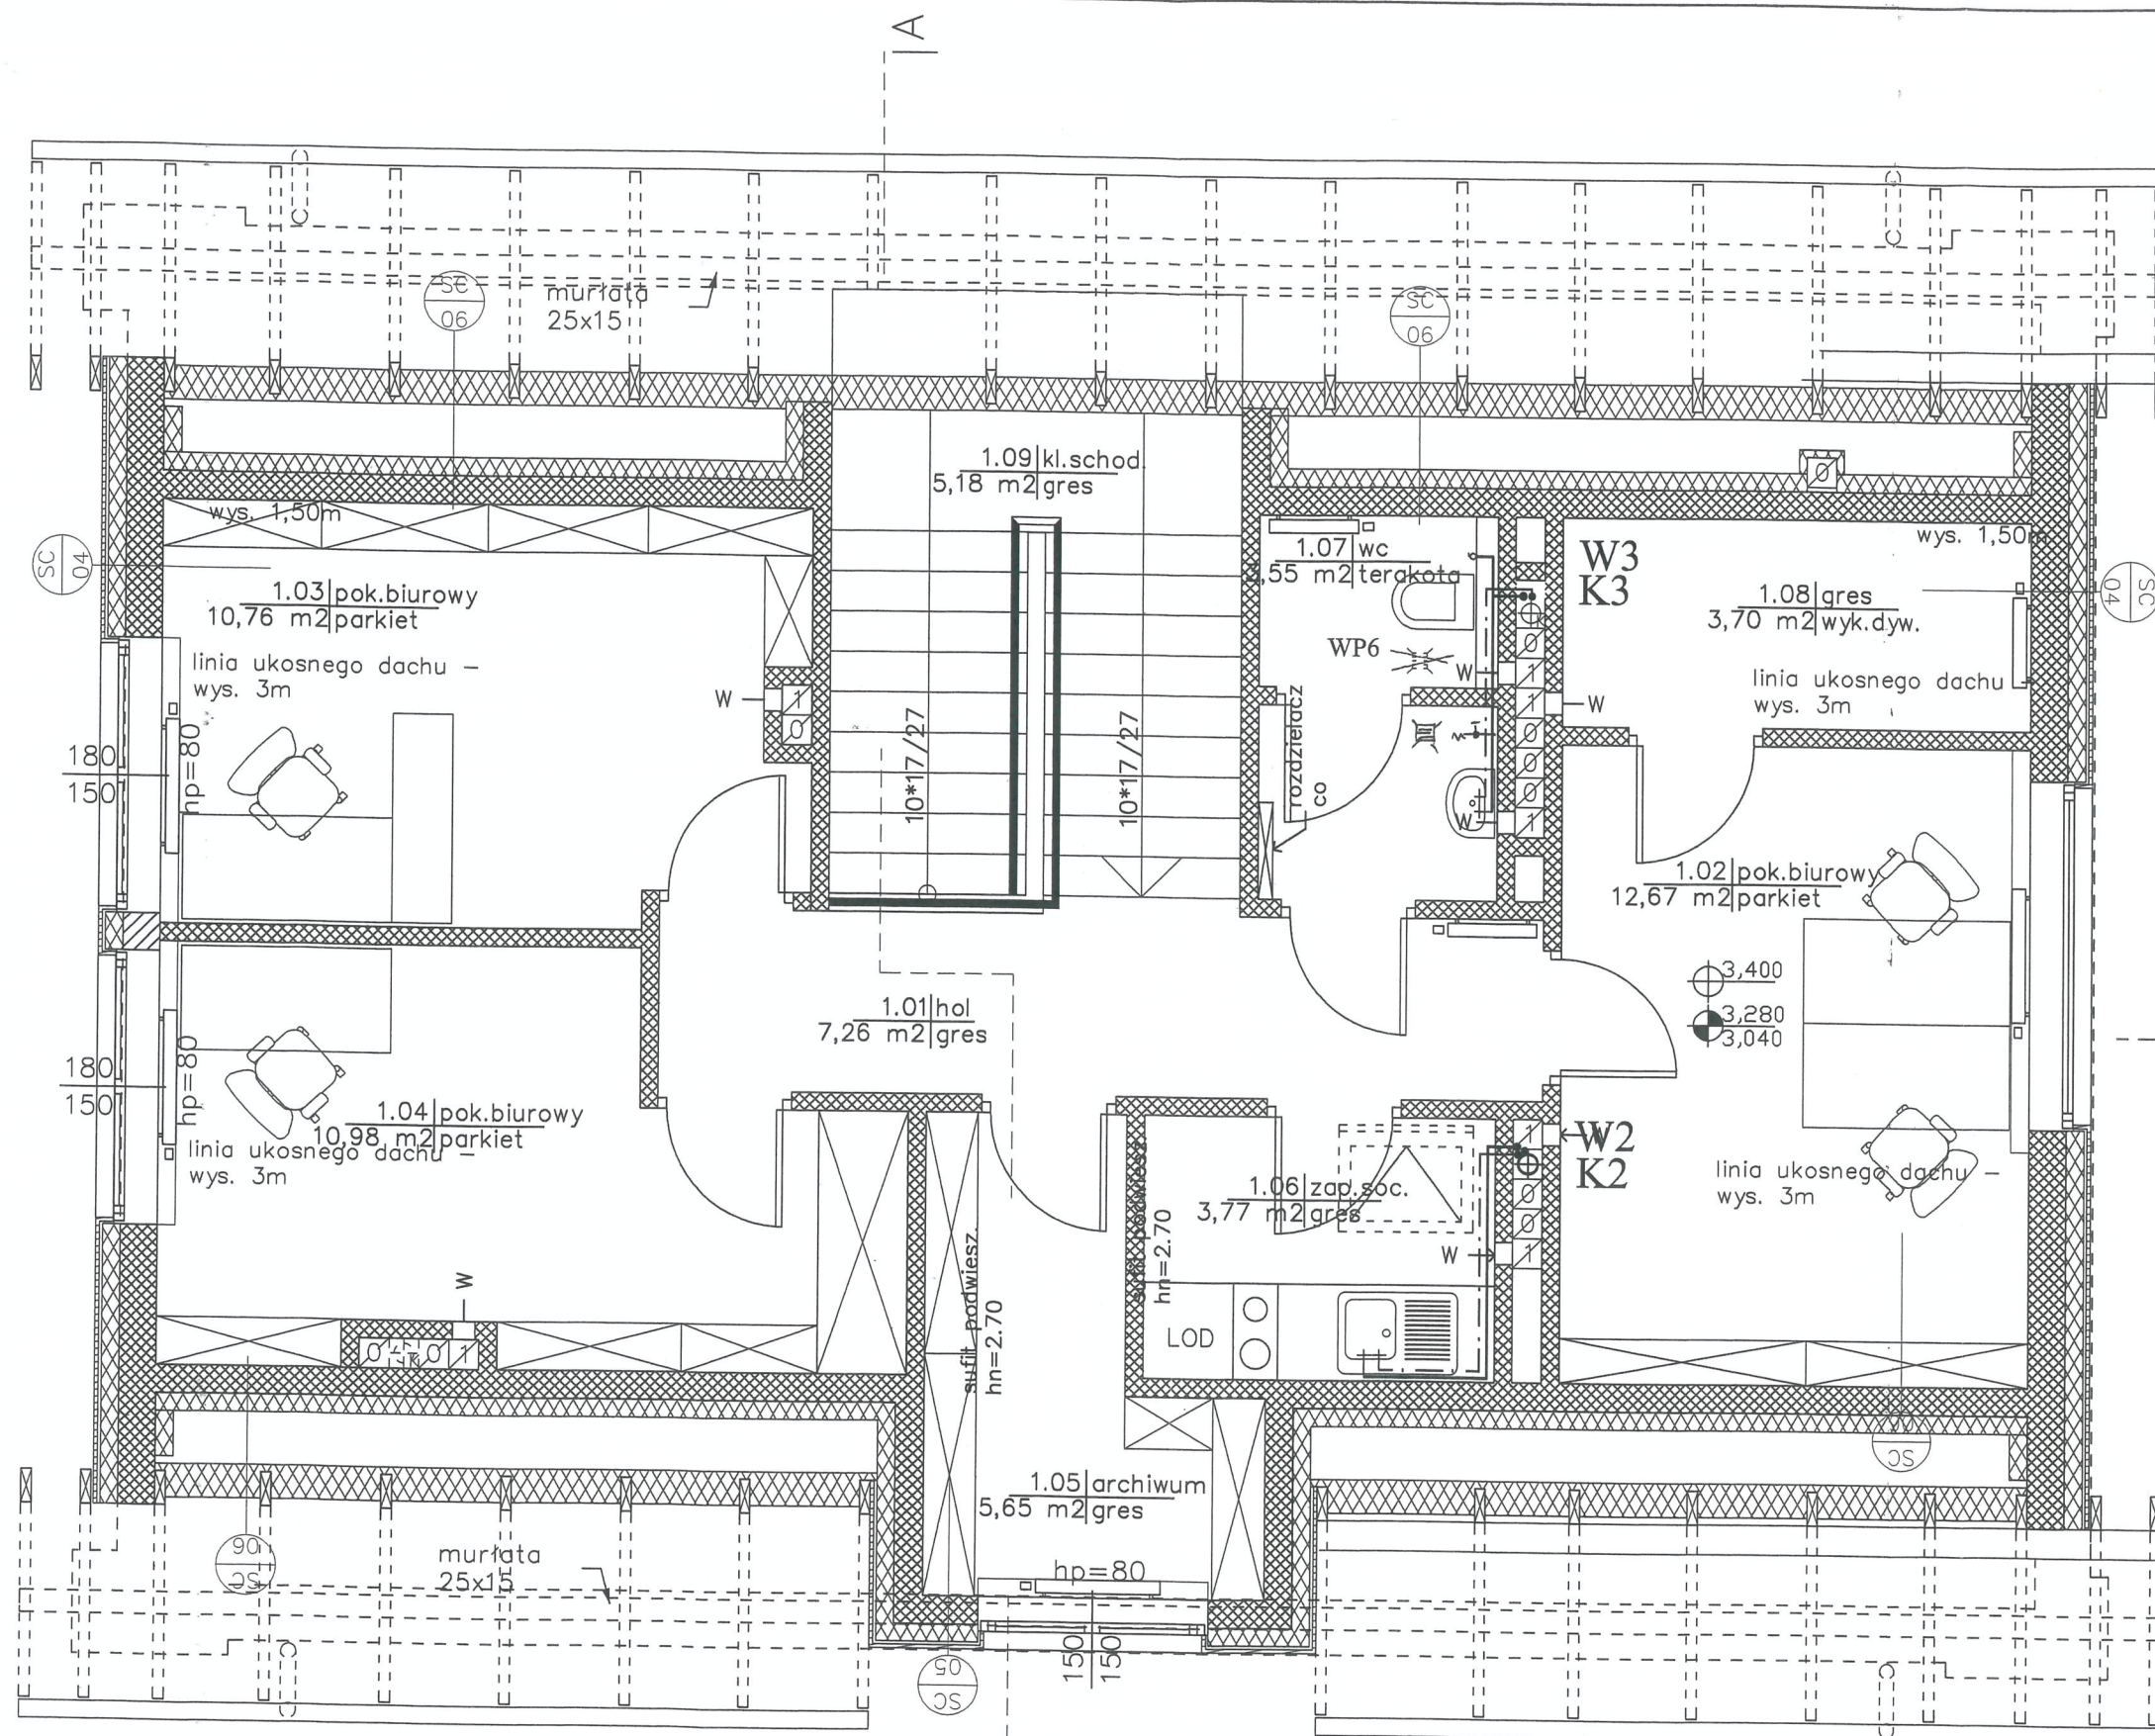

mgr inż. Magdalena Najmrocka
upr. bud. 12/96 do projektowania i kierowania
robotami budowlanymi bez ograniczeń
w zakresie instalacyjnej w zakresie sieci, instalacji
i urządzeń elektrycznych, kanalizacyjnych, ciepłych, went. i gazowych

SPRAWDZAJĄCY:
Inż. Hanna Szustecka
upr. bud. z zakresu inst. sanit.
Nr 57/90 Sk-cc

TEMAT	PROJEKT BUDYNKU POSTERUNKU KAMPINOS ul. SZKOLNA INSTALACJE WOD-KAN	
INWESTOR	Komenda Stołeczna Policji Warszawa ul. Nowolipie 2	rys. nr 2
NAZWA RYSUNKU	RZUT PIĘTRA	
PROJEKTOWAŁ	mgr inż. Magdalena Najmrocka 12/96	skala 1 : 50
OPRACOWAŁ		